


**PROGETTO DEFINITIVO  
 PER LA REALIZZAZIONE DI UNA  
 STRUTTURA SPORTIVA POLIFUNZIONALE**

COMUNE DI  
**LASTEBASSE**  
 Via Roma - S.P. n° 350

TITOLO ELABORATO:	STATO DI PROGETTO RETI TECNOLOGICHE PLANIMETRIA GENERALE	TAVOLA N.	<b>9</b>
COMMITTENTE:	COMUNE DI LASTEBASSE LASTEBASSE - Via Roma, 1 Tel. 0445/746022	SCALA:	1:200
PROGETTAZIONE:	Arch. Maurizio LONGHINI CREAZZO - P.zza del Comune, 14 Tel. 0444/341239 Collaboratore alla progettazione: Dott.ssa Cristina TREU	DATA:	Marzo 2019
		<b>MAURIZIO LONGHINI</b> n° 961	

**RETE IMPIANTO ELETTRICO: PLANIMETRIA**

Scala 1:200

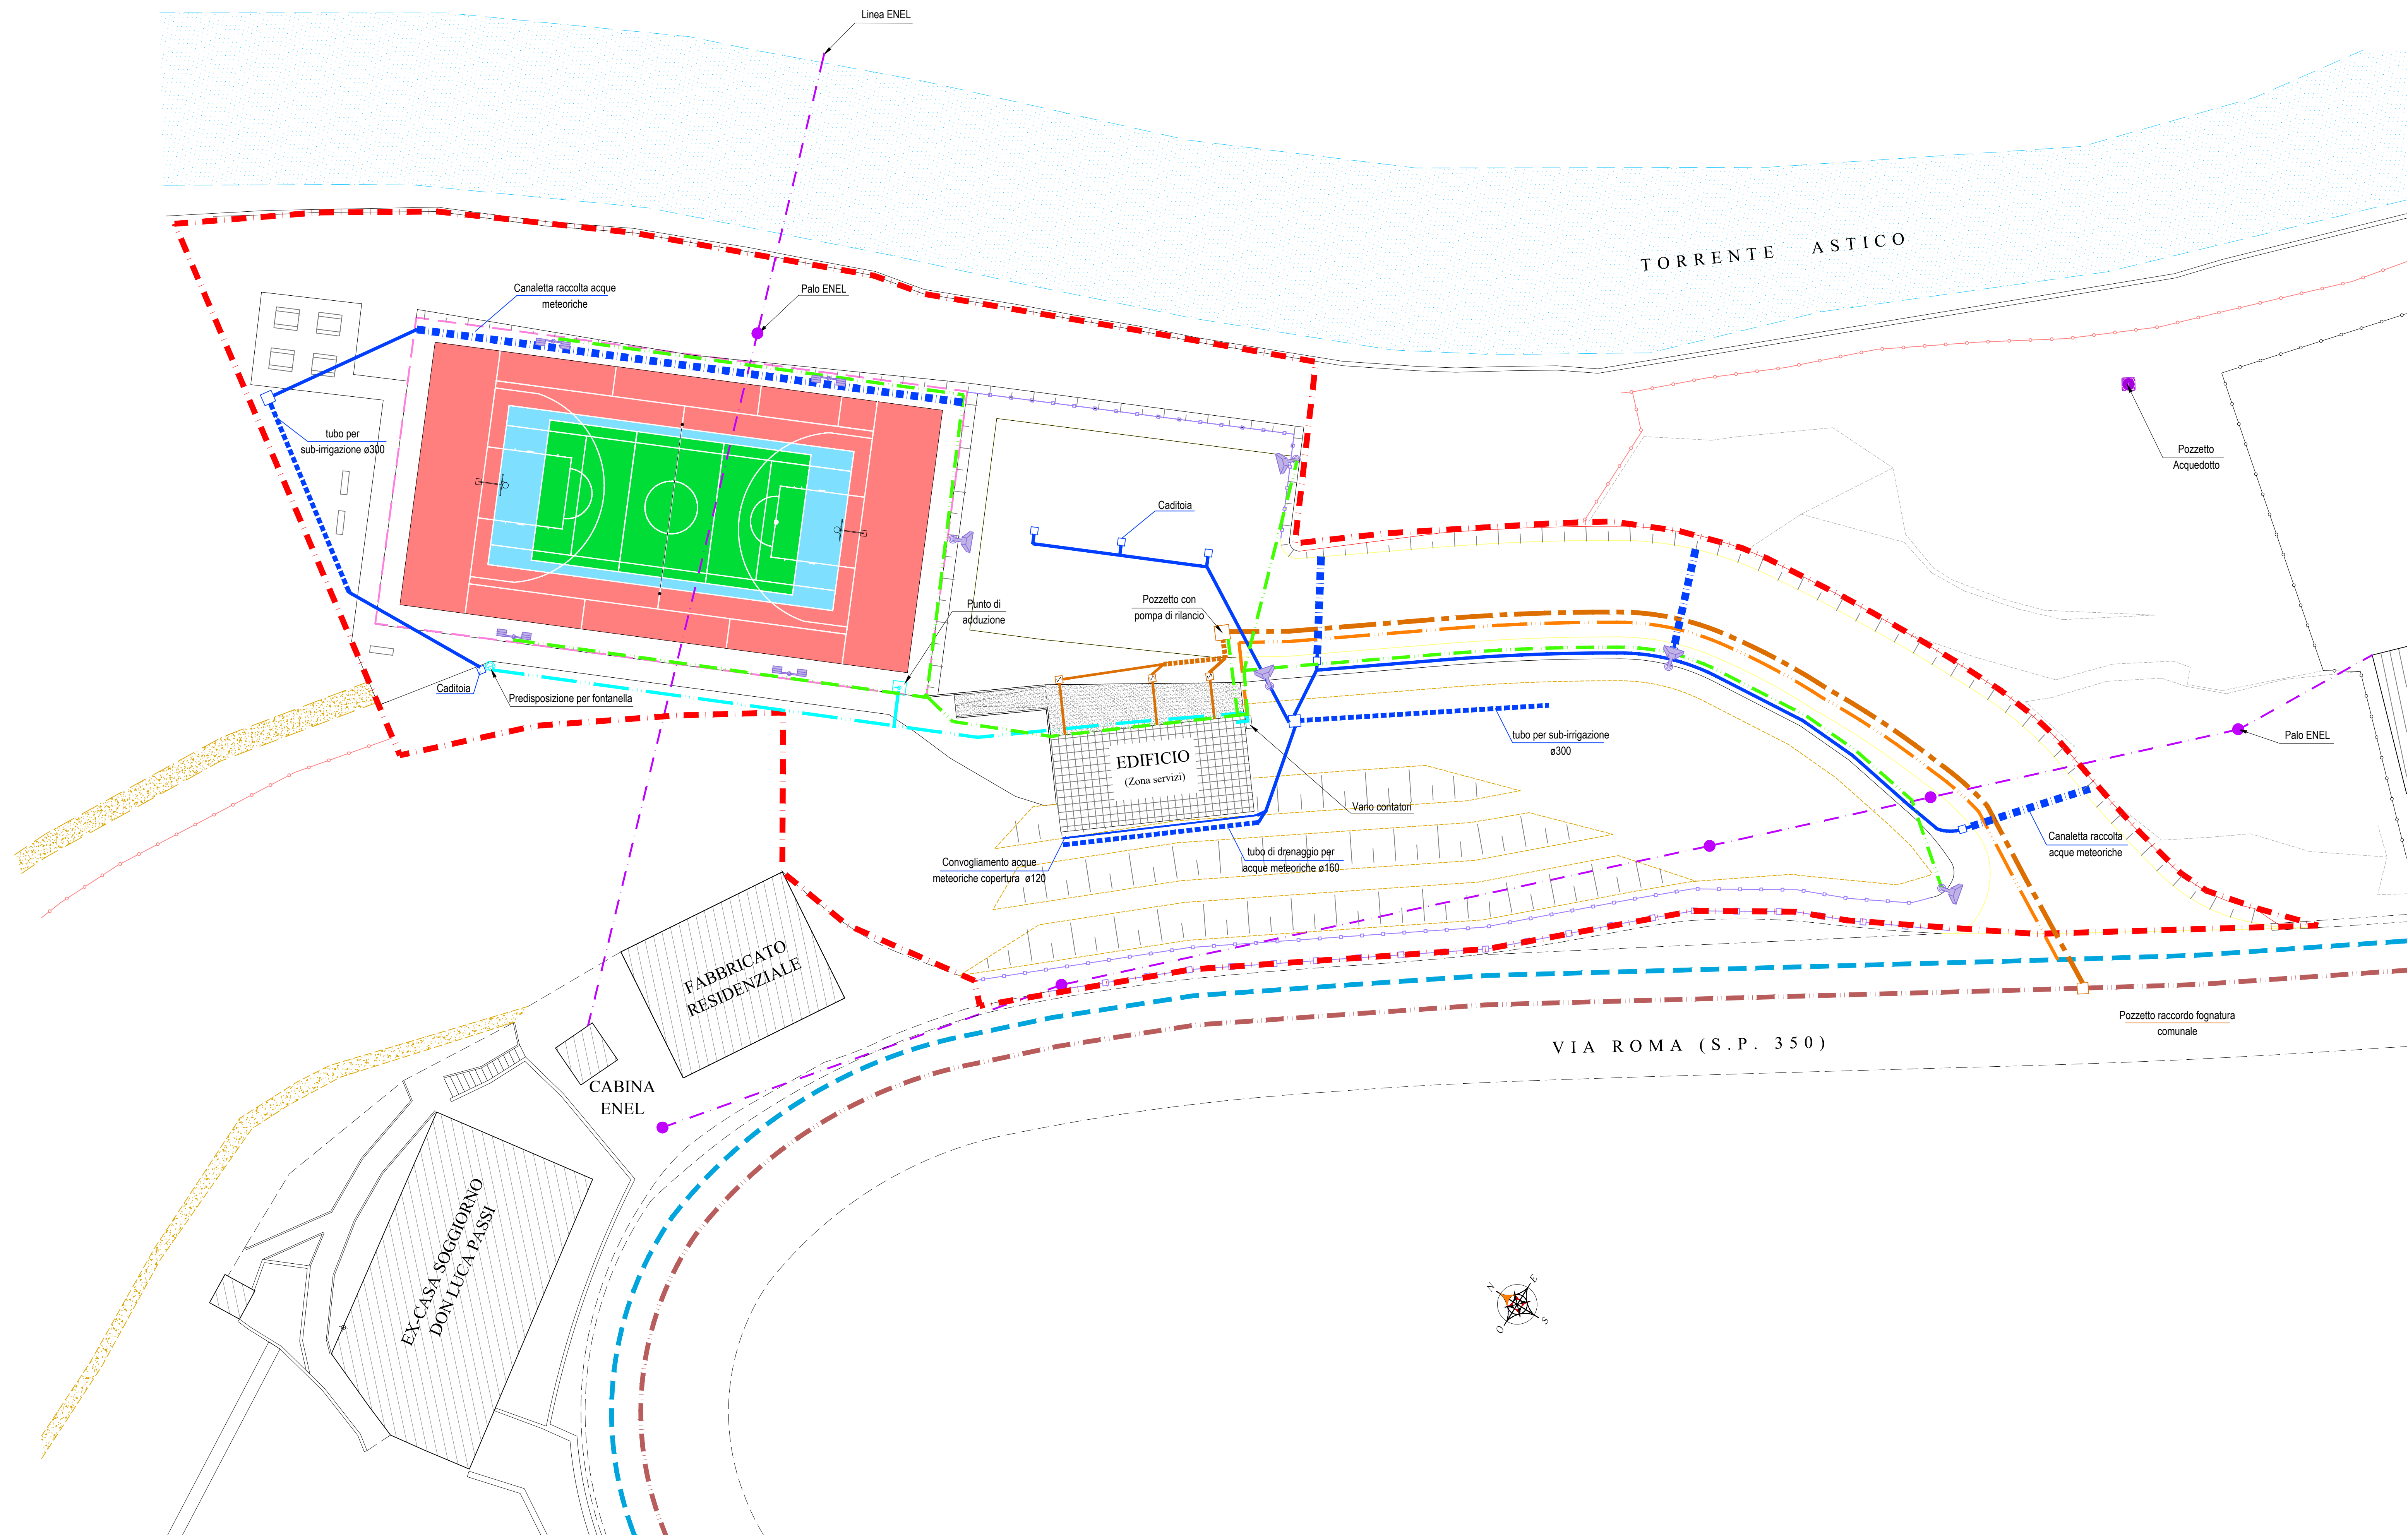

**LEGENDA**

- Area di intervento
- Reti tecnologiche esistenti**
- Reti tecnologiche: linea aerea ENEL
- Reti tecnologiche: ACQUEDOTTO
- Reti tecnologiche: FOGNATURA
- Rete ACQUE METEORICHE di progetto**
- Canaletta raccolta delle acque meteoriche
- Tubo sub-irrigazione ø 300
- Tubo in PVC
- Rete ELETTRICA di progetto**
- Cavidotto energia
- Punto luce
- Rete FOGNARIA di progetto**
- Tubazione in hdpe ø 50
- Tubazione ø 16
- Tubazione ø 14
- Rete ACQUEDOTTO di progetto**
- Tubazione in multistrato isolato
- Tubo allacciamento acquedotto da eseguire da parte della società VIACQUA